



PRZEKRÓJ A-A
skala 1:50

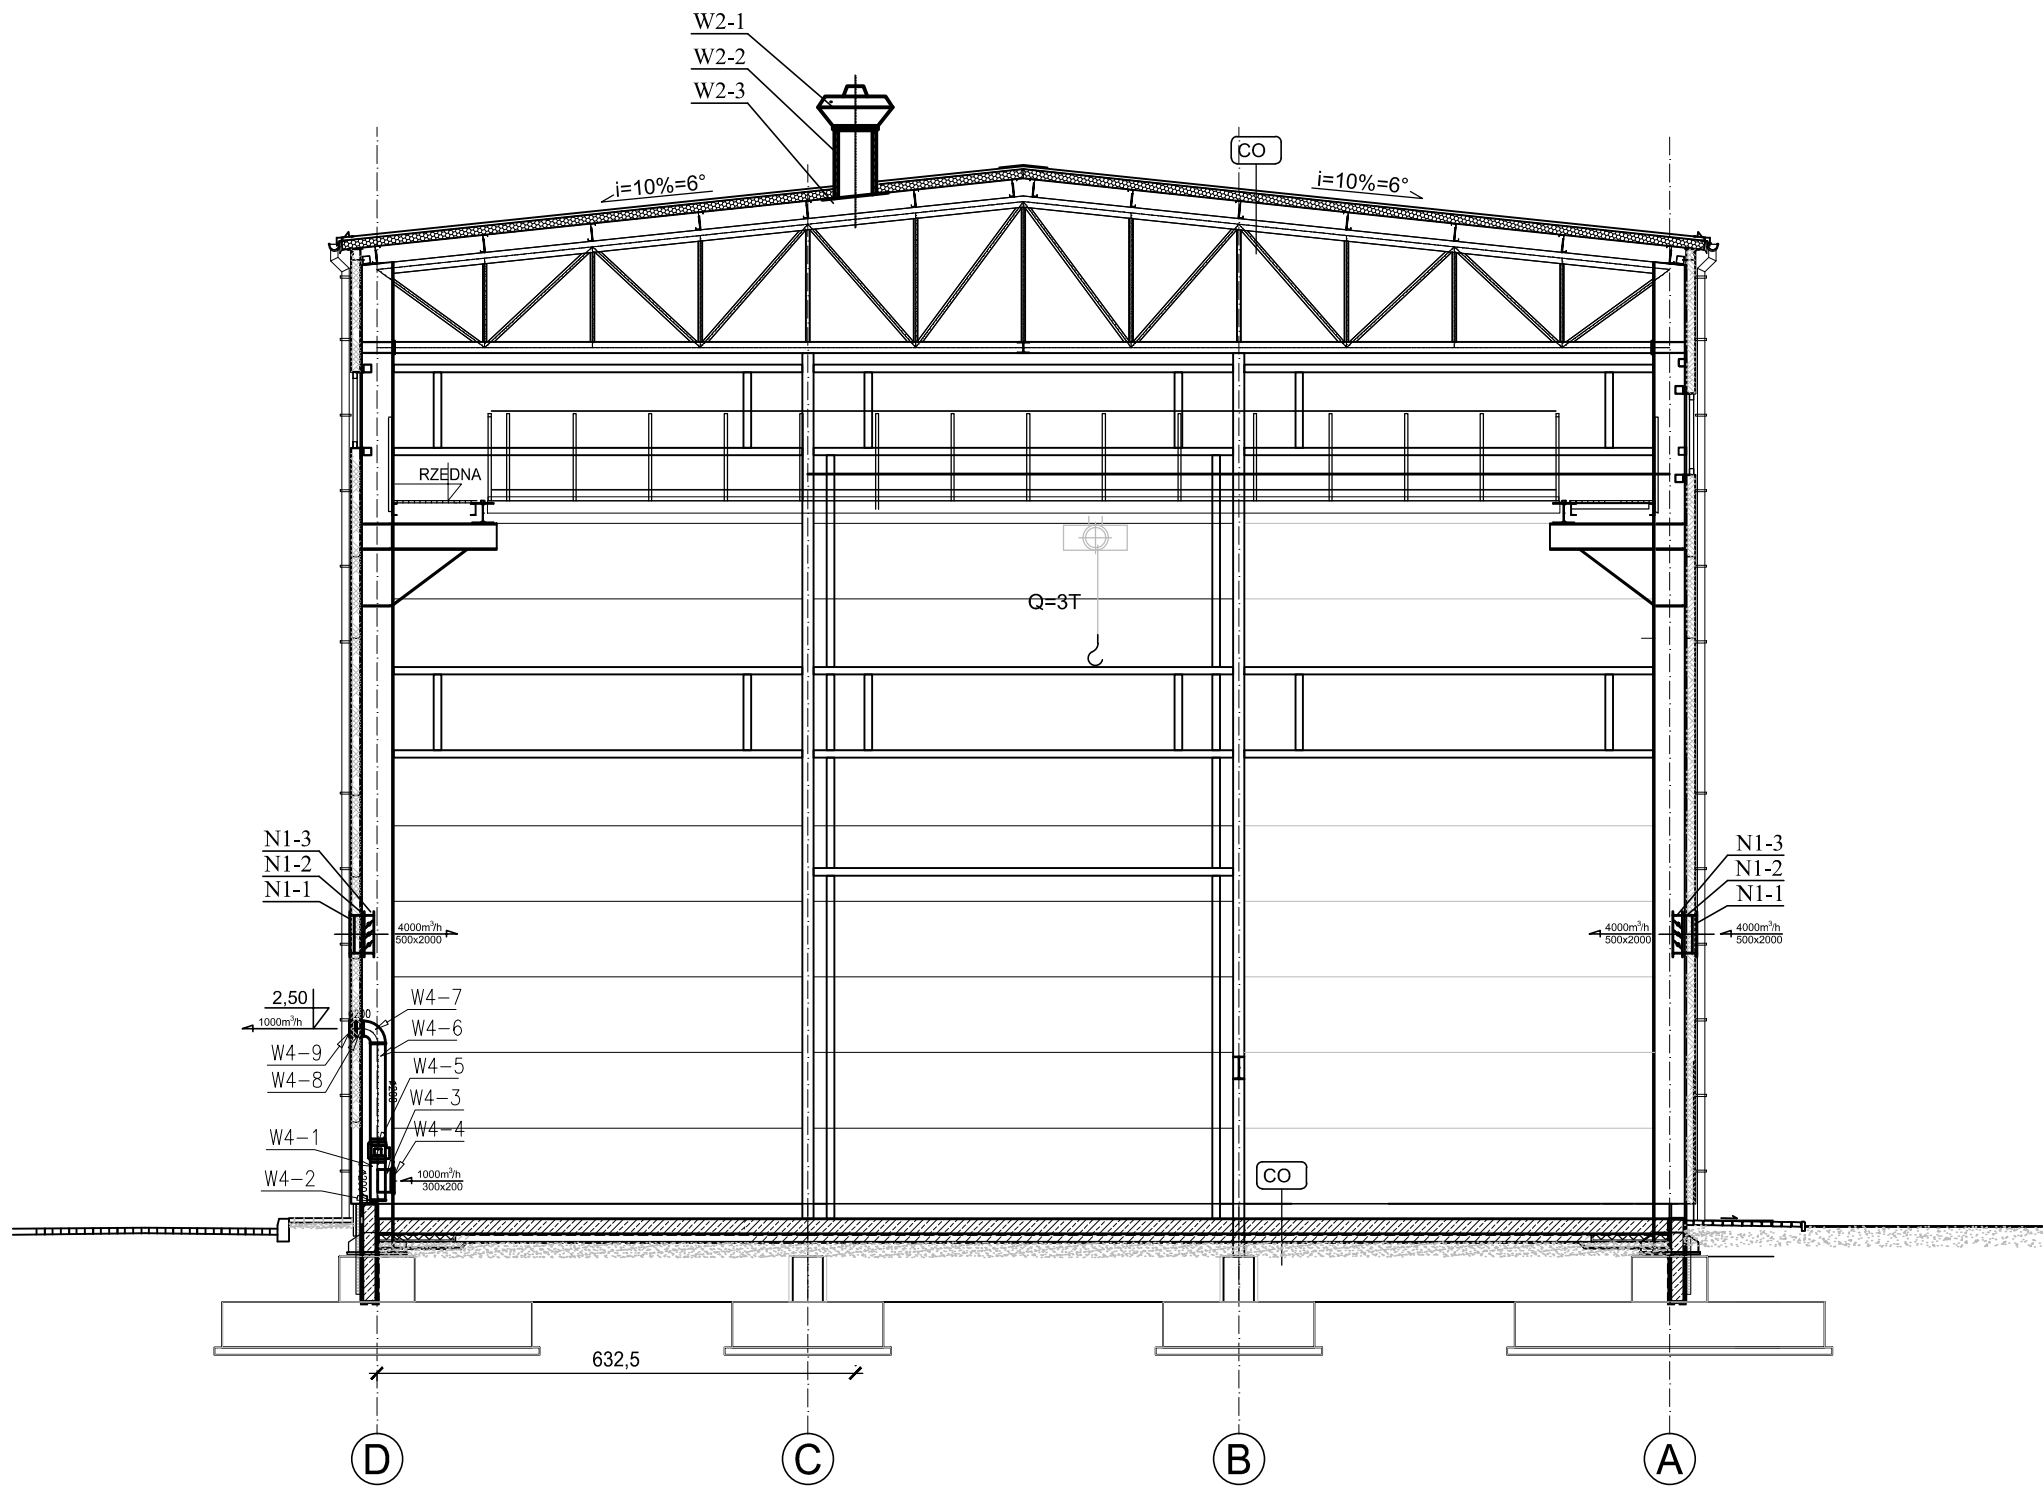

PRZEKRÓJ B-B
skala 1:50

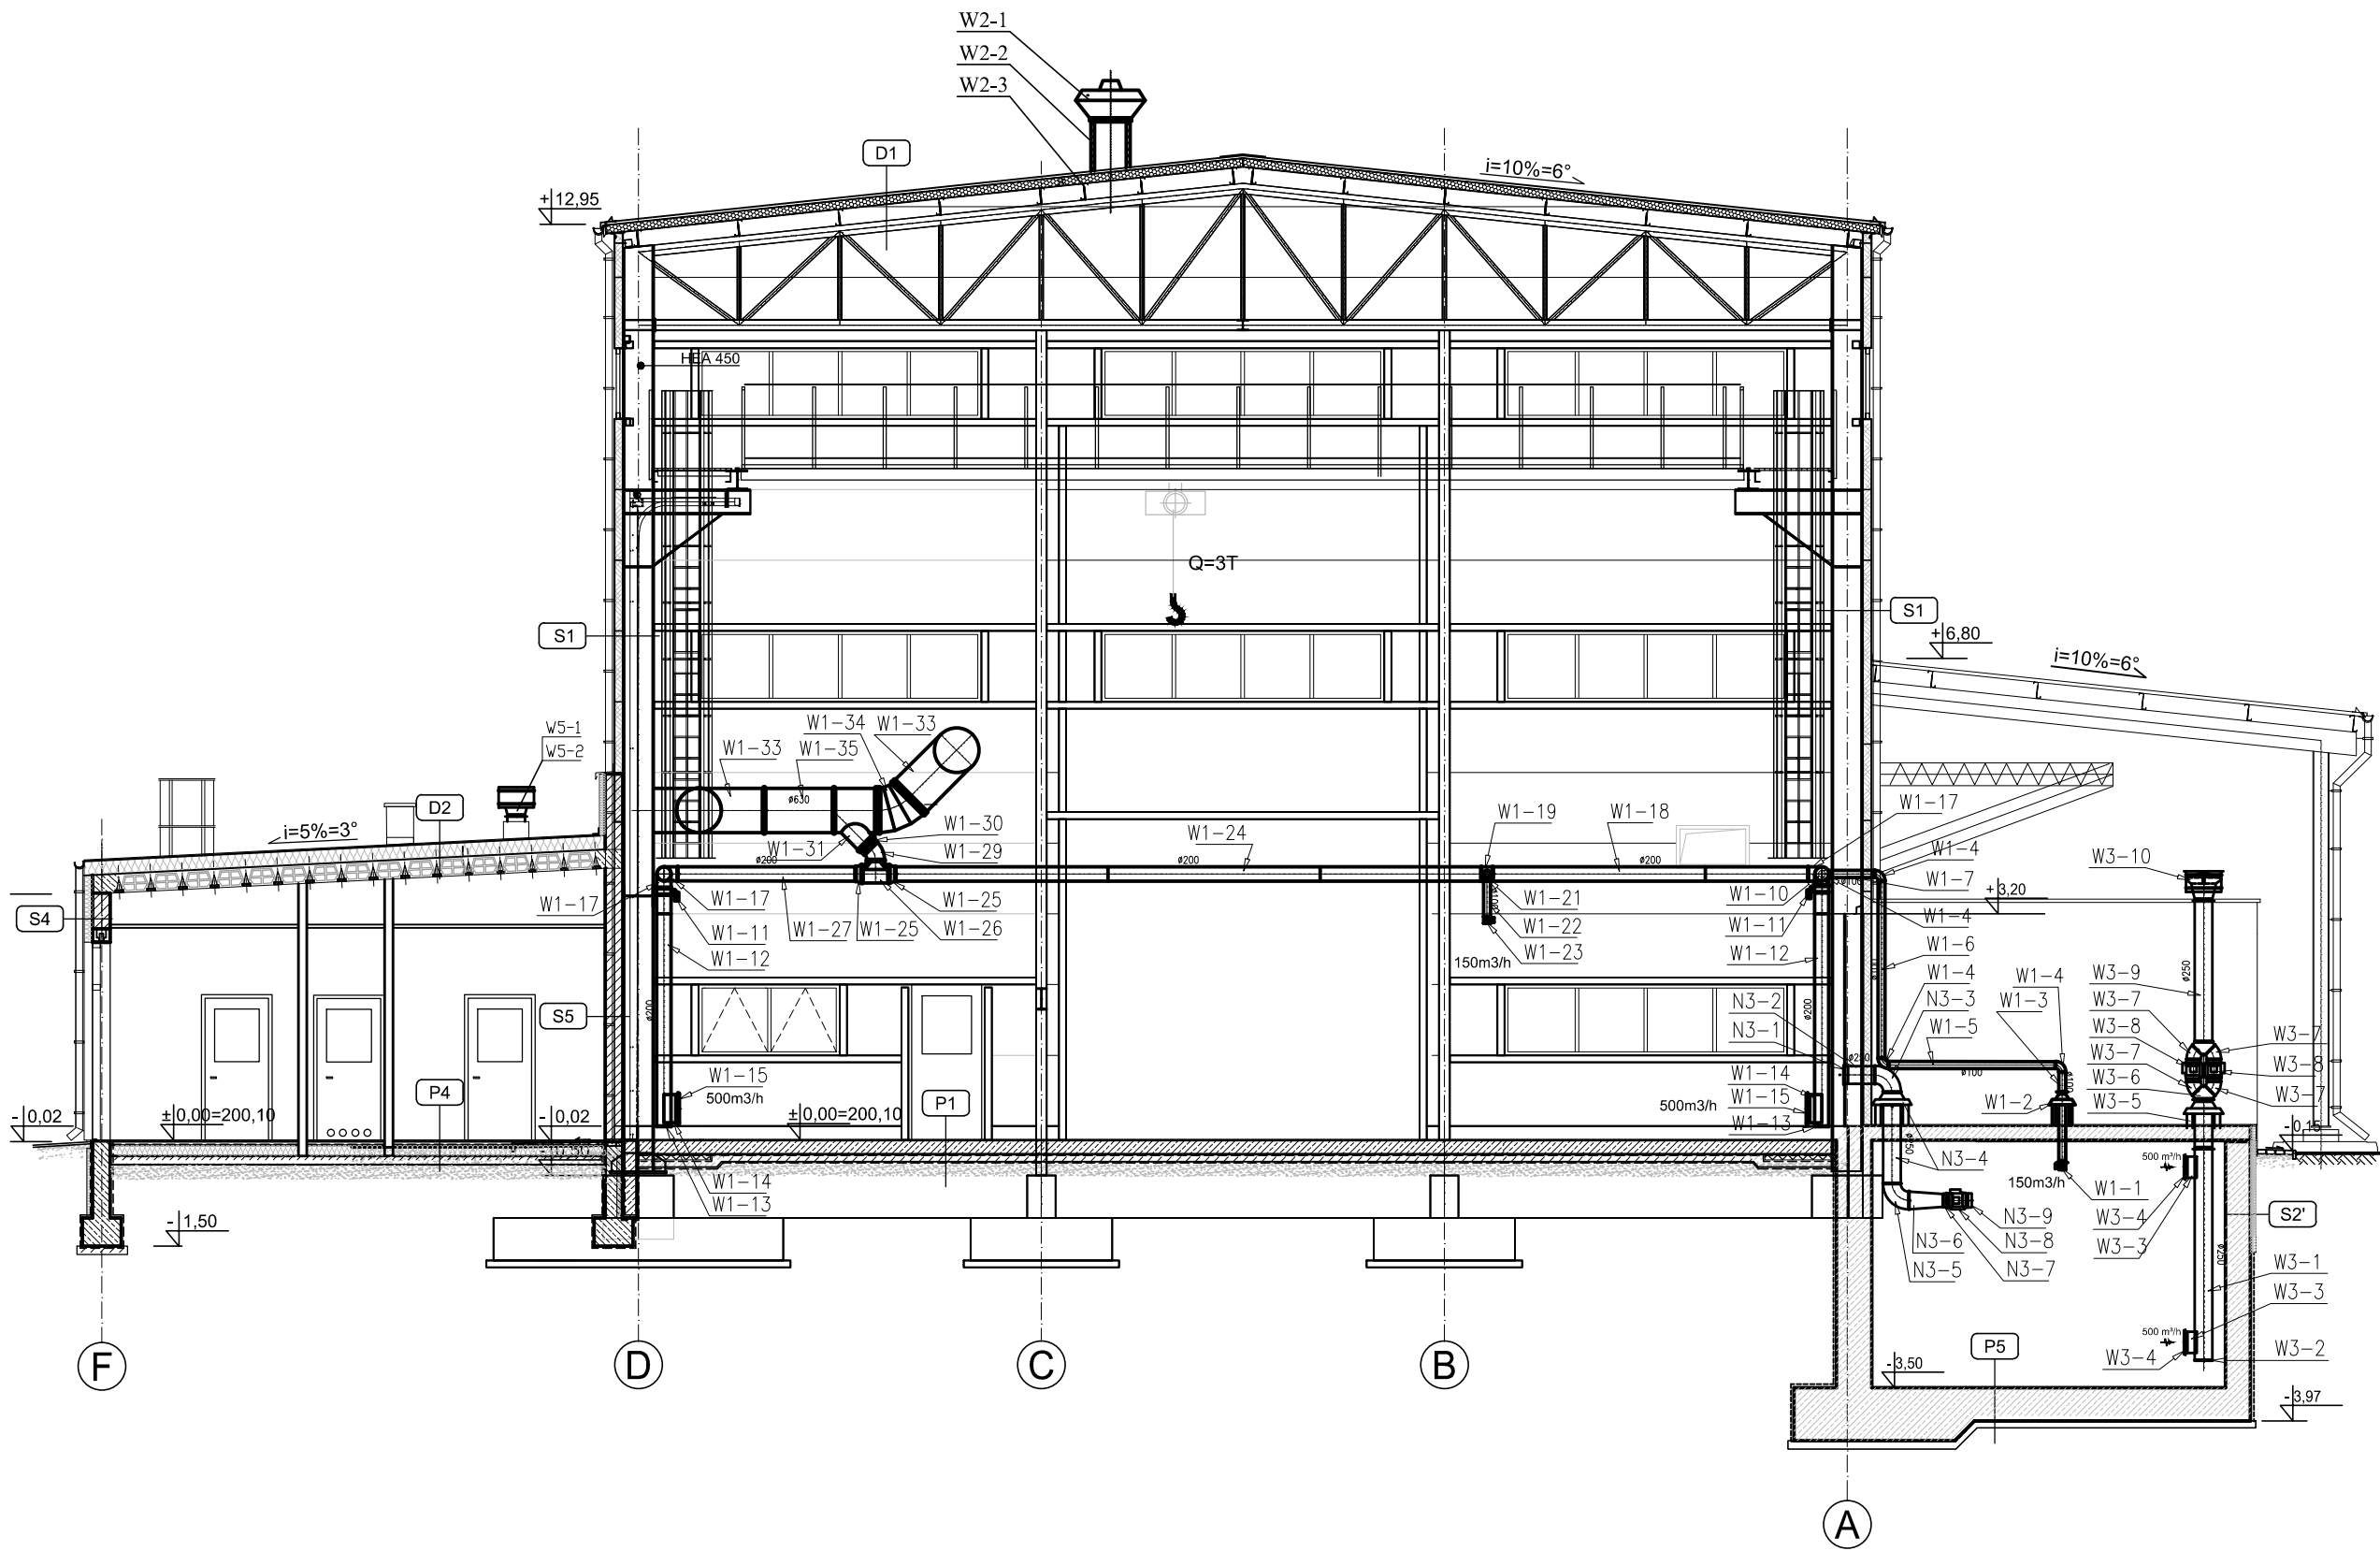

Wykonawca:  Biuro Projektów Gospodarki Wodnej i Ściekowej "BIPROWOD - WARSZAWA" Sp. z o.o. 01-785 Warszawa, ul. Broniewskiego 3			Zamawiający:  Miejskie Przedsiębiorstwo Wodociągów i Kanalizacji Sp. z o.o. ul. Naruszewicza 18, 35-055 Rzeszów		
Projektant: inż. Andrzej Kłos upr. nr ST-609/84 spec. instalacyjno - inżynierska	Podpis:		Budowa suszarni mechanicznej osadów wraz z przebudową (modernizacją) obiektów Oczyszczalni Ścieków w Rzeszowie, ul. Ciepłownicza 2		
Opracował: inż. Andrzej Kłos upr. nr ST-609/84 spec. instalacyjno - inżynierska	Podpis:				
Sprawdzały: mgr inż. Ewa Kopeć upr. nr MAZ/0530/PWOS/10 spec. instalacje sanitarne	Podpis:		Ob. 5.2, 5.3 Budynek stacji odwodnienia i suszenia osadów		
Kierownik projektu: mgr inż. Krystyna Szarlik	Podpis:				
Nazwa rysunku: PRZEKRÓJ A-A, B-B instalacje wentylacji, klimatyzacji c.o., c.t.w.					
Data: wrzesień 2016	Stadium: projekt wykonawczy	Branda: Sanitarna	Skala: 1:100	Nr archiwizacji: 7143	Nr rysunku: W-03